



A-A

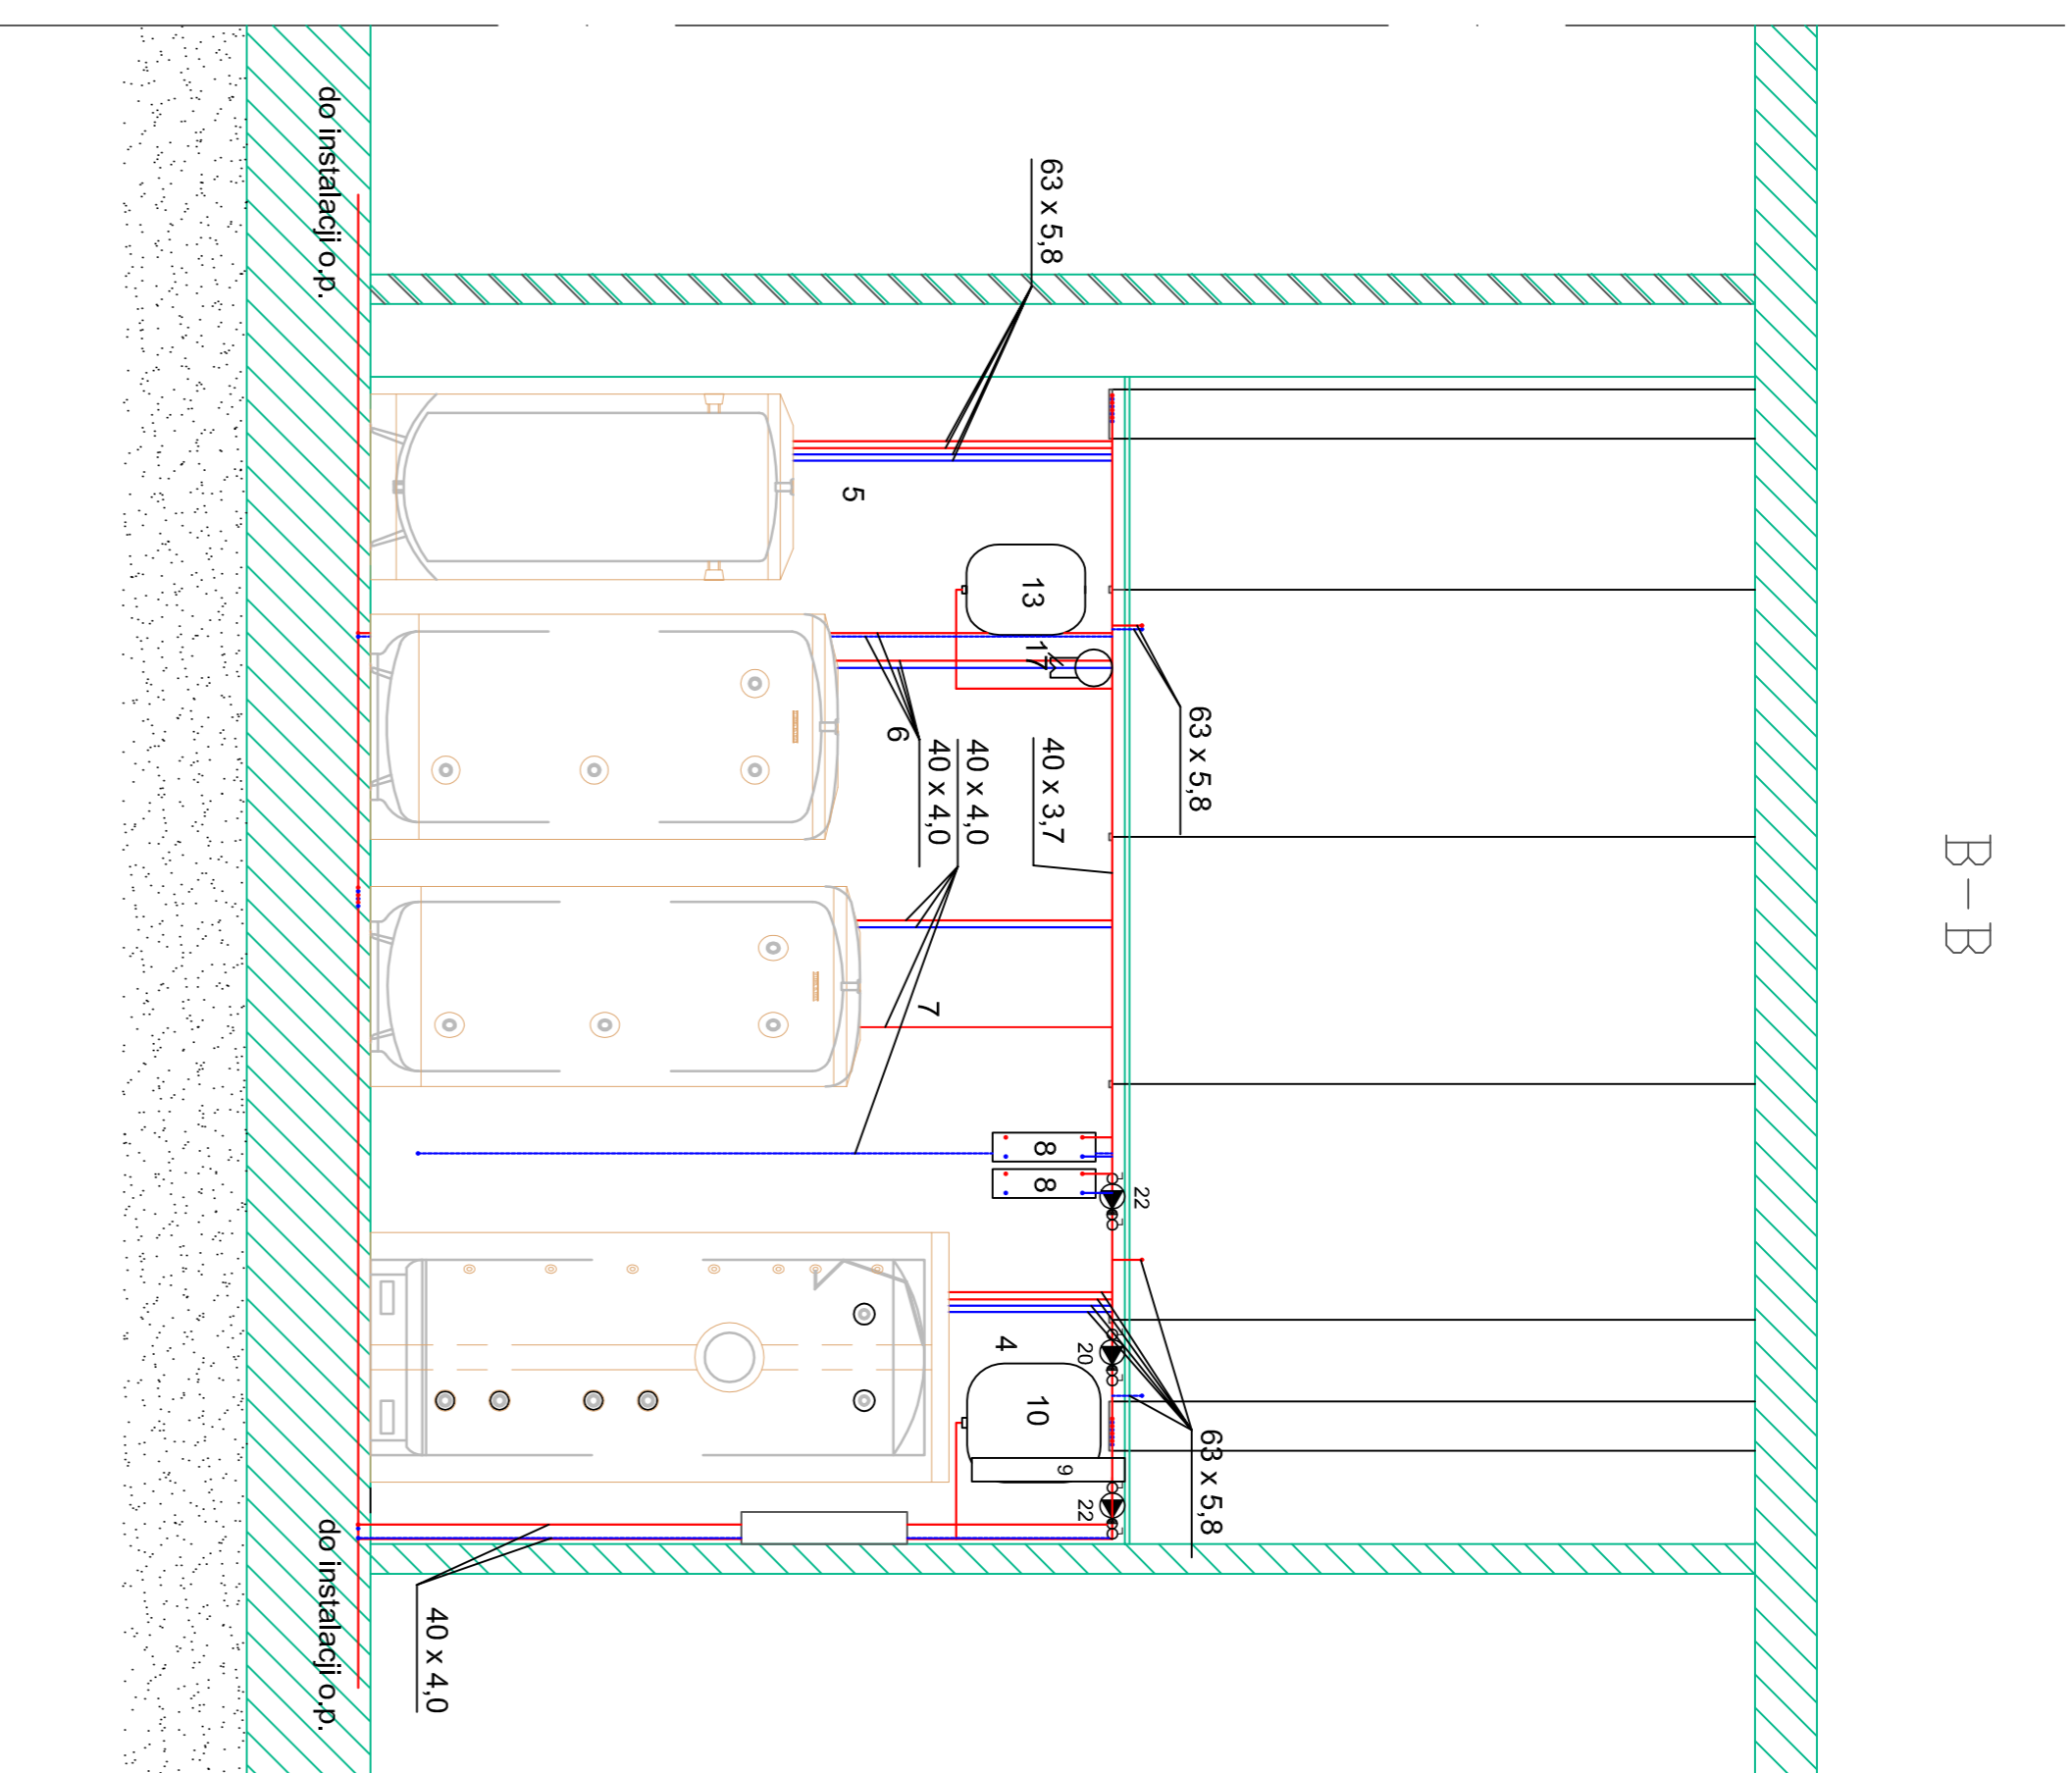

B-B

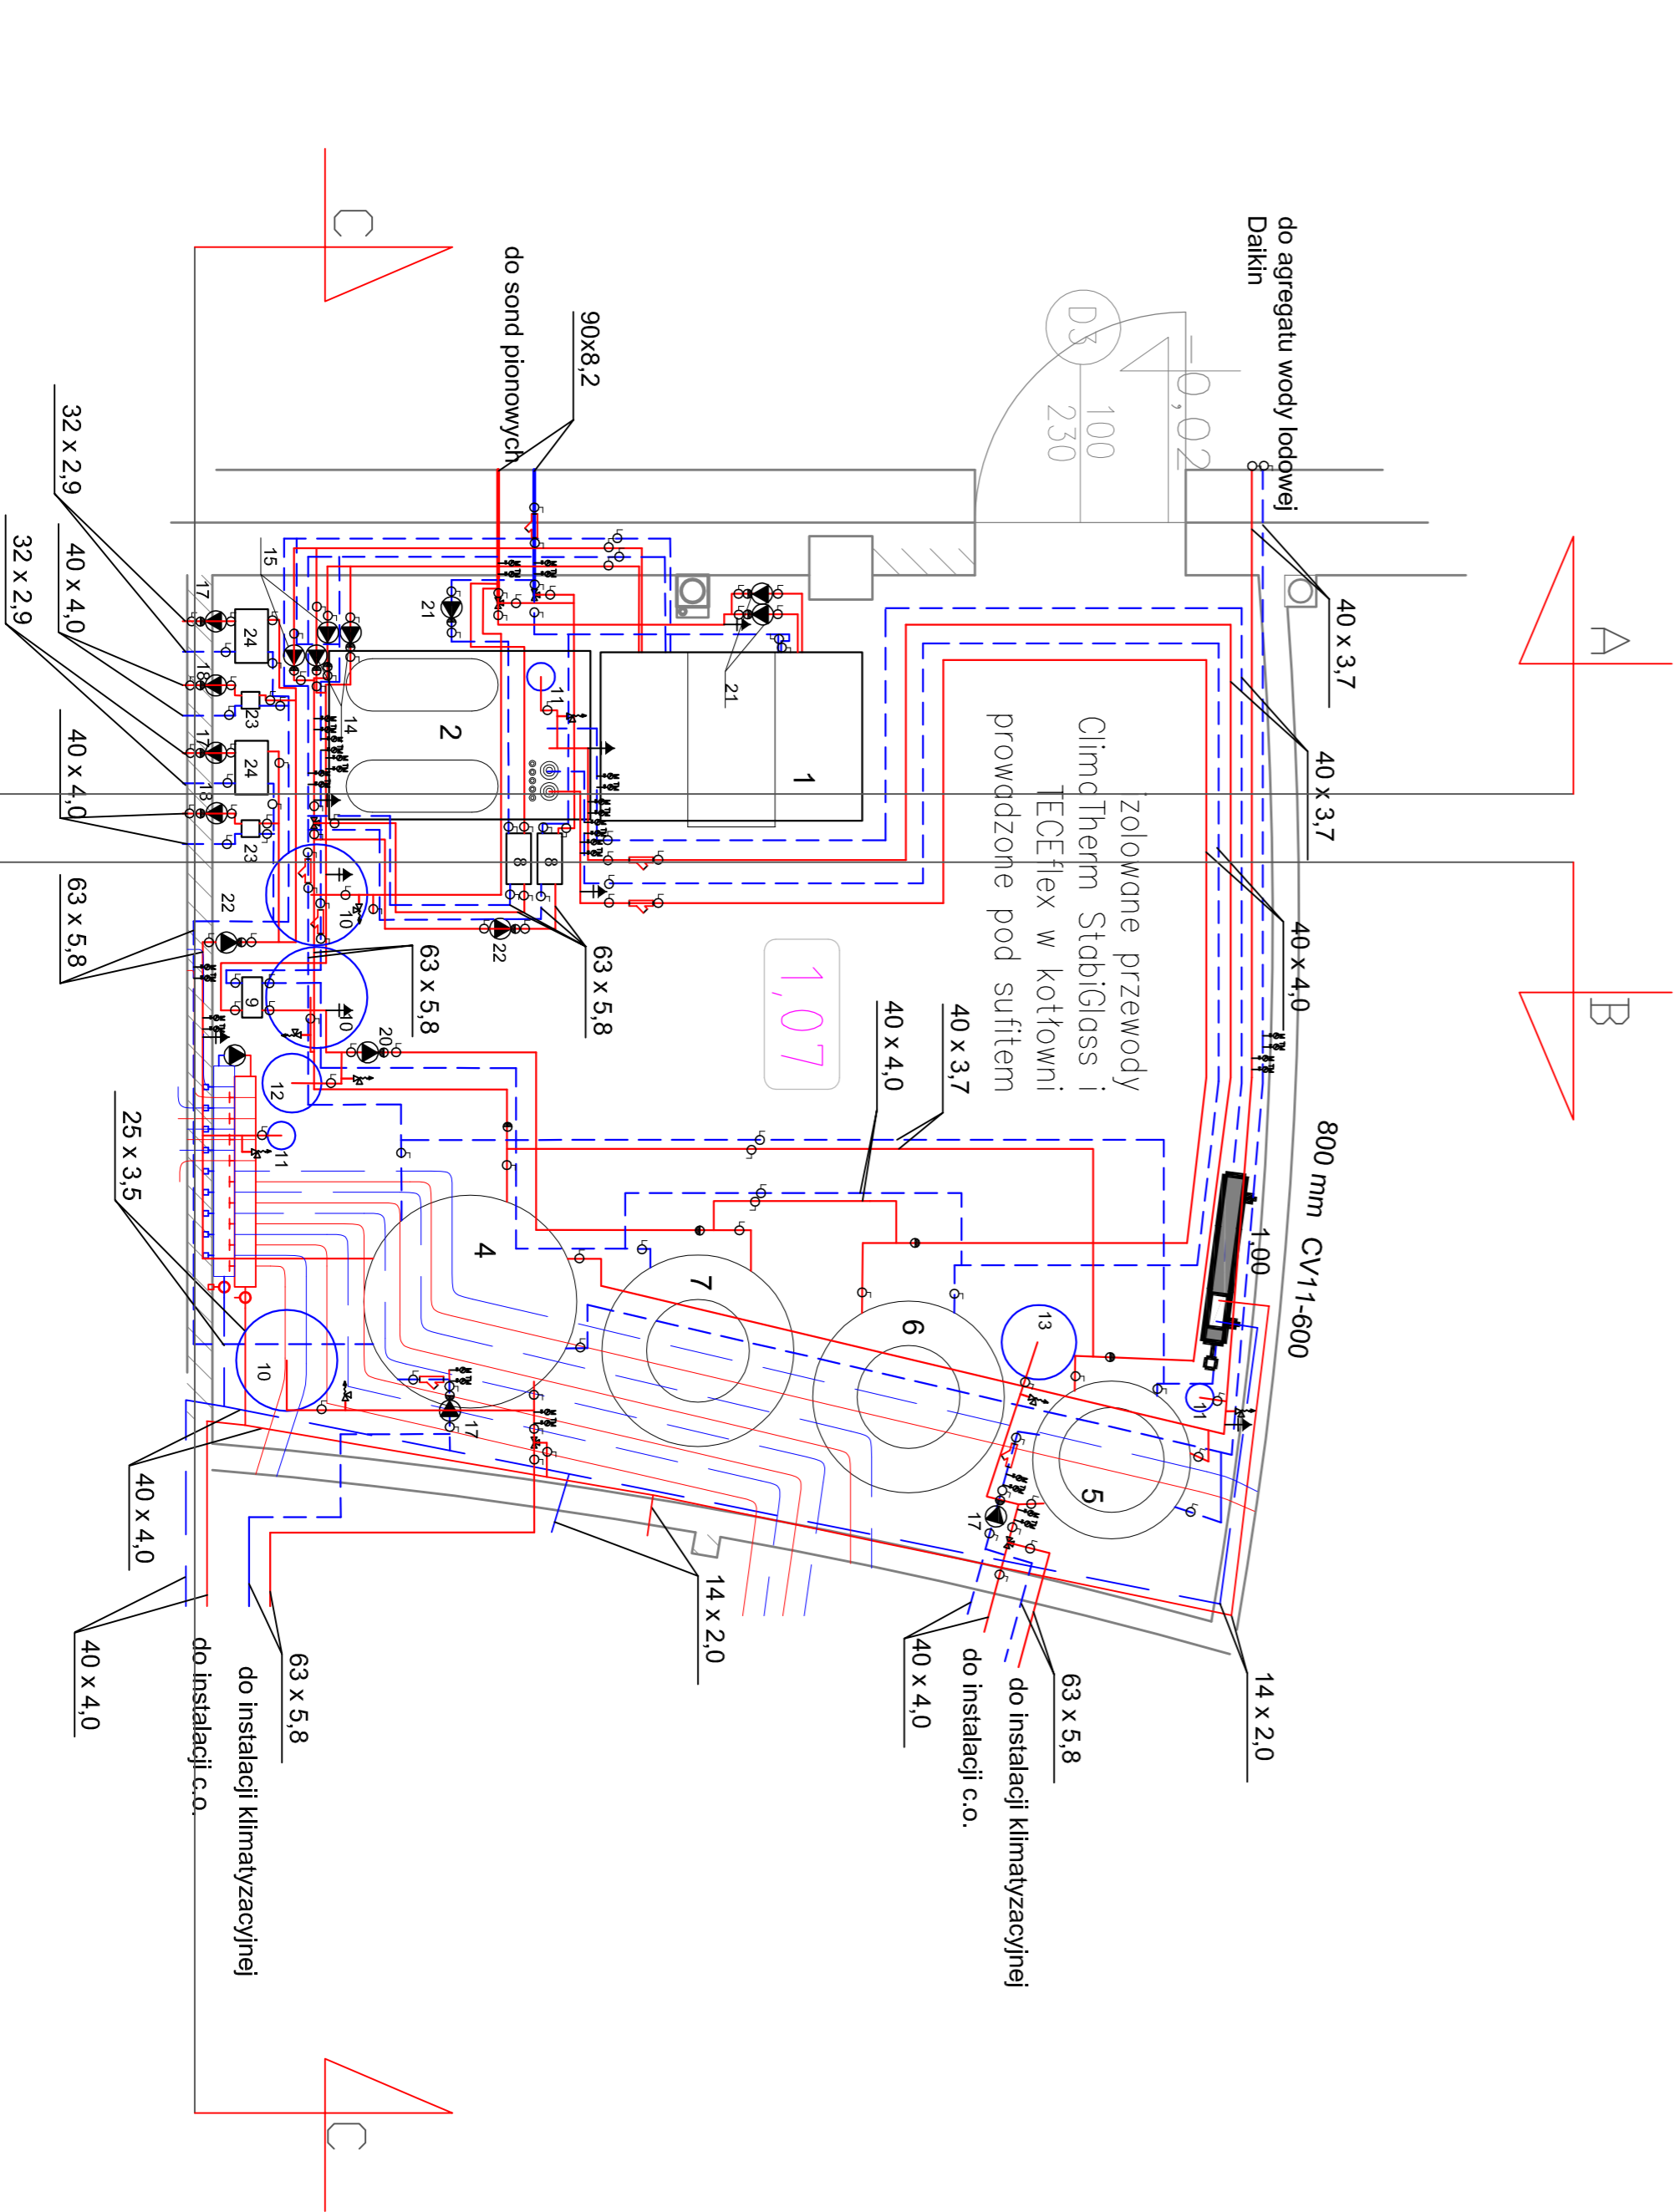


A B

C-C

LEGENDA

- 1- pompa ciepła MPE 27
- 2- pompa ciepła WPL 23
- 3- agregat wody lodowej
- 4- zbiornik buforowy SBP 1000
- 5- zbiornik buforowy SBP 400
- 6- zasobnik c.w.u. SB8701
- 7- zasobnik c.w.u. SB8501
- 8- wymiennik płytowy Stensivall LB 47 100
- 9- wymiennik płytowy Stensivall LB 47 200
- 10- odzyskiwanie ciepła Releko NCS5
- 11- odzyskiwanie ciepła Releko NCS2
- 12- odzyskiwanie ciepła Releko NCS4
- 13- odzyskiwanie ciepła Releko NCS5
- 14- pompa WMS TOP 2246
- 15- pompa WMS TOP 2407
- 16- pompa Grundfos UPS 40-10P
- 17- pompa Grundfos UPS 40-10P
- 18- pompa Grundfos UPS 25-40A
- 19- pompa Grundfos UPS 50-180F
- 20- pompa Grundfos UPS 50-180F
- 21- wymiennik płytowy Stensivall LA4 230C
- 22- wymiennik płytowy Stensivall LC110 21Z

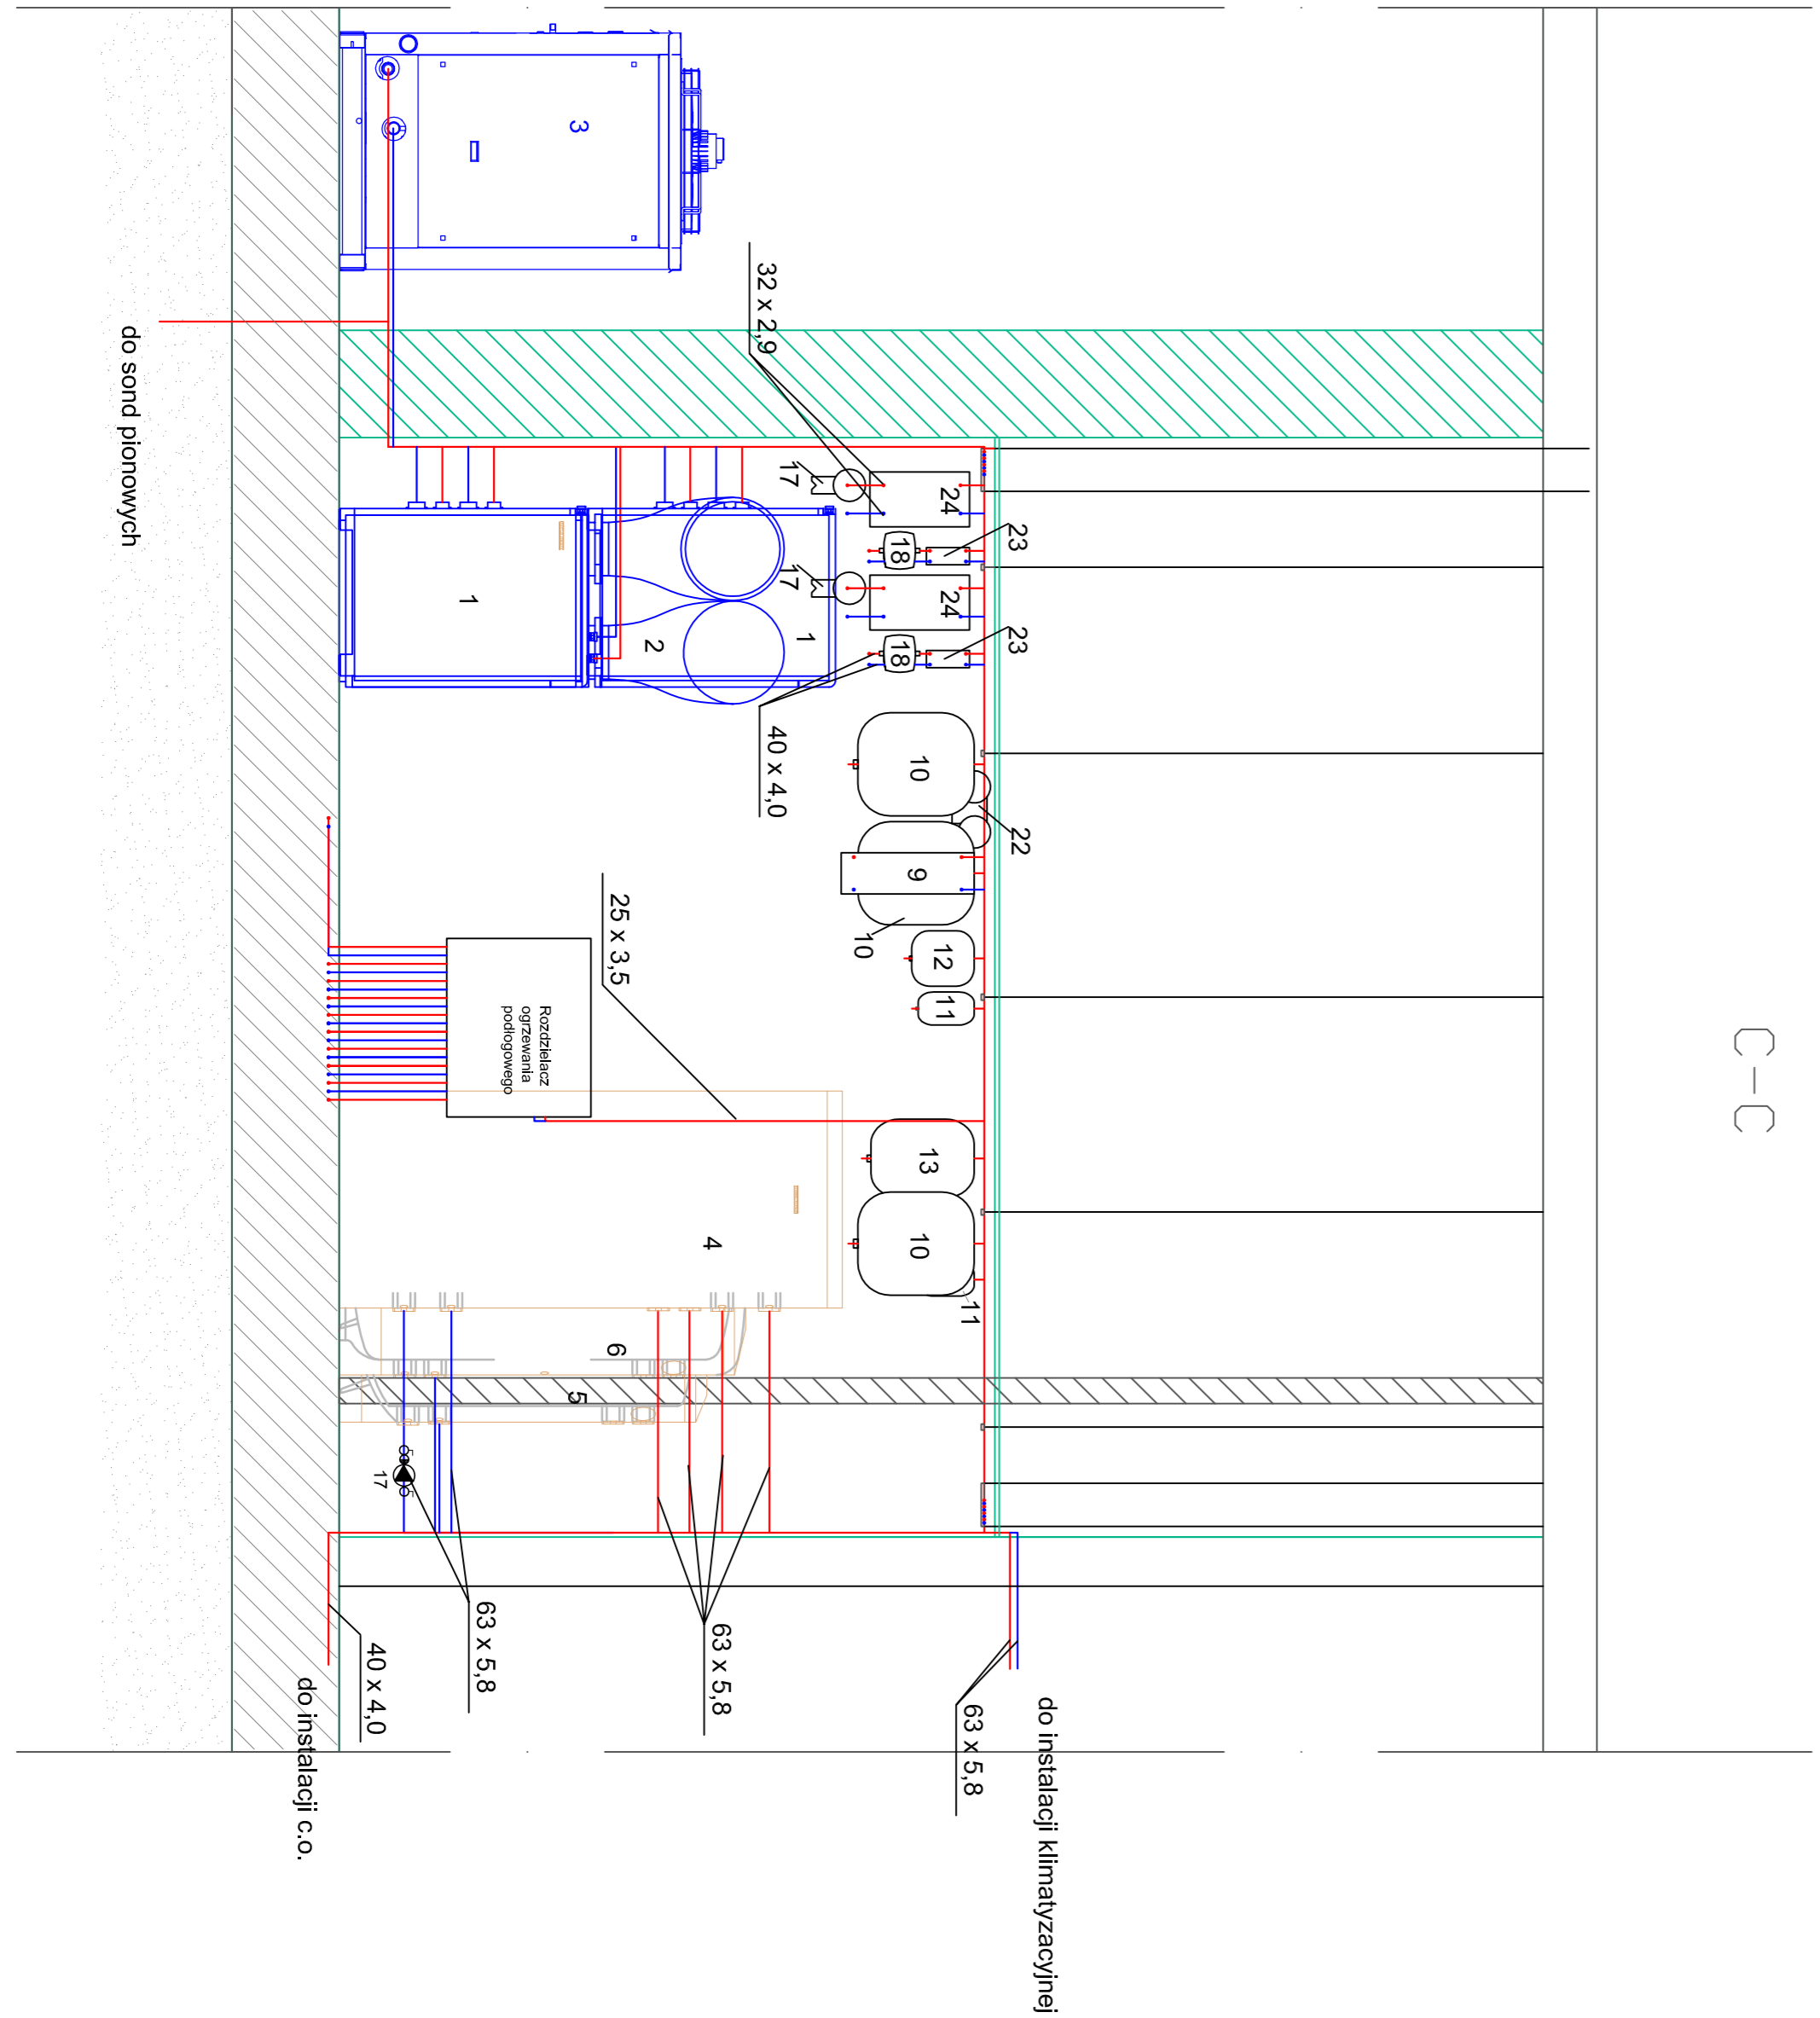

<p>AGENCJA ARCH. "LIMBA" KONTAKT: TEL. +48 12 442 11 00 UL. MIESZKAŃCÓW 12 01-651 WARSZAWA 020 000 0000</p>		<p>BIURO ARCH. "LIMBA" KONTAKT: TEL. +48 12 442 11 00 UL. MIESZKAŃCÓW 12 01-651 WARSZAWA 020 000 0000</p>	
<p>MEGA PROJEKT INSTALACJE ELEKTRYCZNE DASC INVEST GROUP INSTALACJE WENTYLACJA MARIYA ZAKONSKA</p>		<p>KLIENT MARIYA ZAKONSKA UL. BIALOCIELA 12A/5B, 50-148 KRKÓW TEL. +48 12 442 11 00</p>	
<p>PROJEKTOWAL MARIUSZ GRZYMIKO NADZORUJĄCY NIKOLAJ GRZYMIKO</p>		<p>PROJEKTOWAL MARIUSZ GRZYMIKO NADZORUJĄCY NIKOLAJ GRZYMIKO</p>	
<p>INWESTOR FUNDACJA ANNY DYNEL "MIŁO WESZYŃSKI" UL. BIALOCIELA 12A/5B, 50-148 KRKÓW</p>		<p>LOKALIZACJA UL. BIALOCIELA 12A/5B, 50-148 KRKÓW OBIEK. C.M. KIERZKOWO, GMINA, CHOJCZEWO</p>	
<p>TYTUŁ PROJEKTU PROJEKT PRZEMIANOWY I ROZBUDOWY BUDYNKU HALI RAKET Z ADAPTACJĄ NA CELE OŚRODKA TERAPII DZIENNEJ DLA OSÓB NIEPEŁNOSPRAWNYCH Z OSŁABIONĄ FUNKCJĄ INTELIGENCJI (CENTRYKA, WOD-KAN, CO, WENTYLACJA Z REKUPERACJĄ, I DRUGA DODAJDĄCĄ)</p>		<p>TYTUŁ PROJEKTU PROJEKT PRZEMIANOWY I ROZBUDOWY BUDYNKU HALI RAKET Z ADAPTACJĄ NA CELE OŚRODKA TERAPII DZIENNEJ DLA OSÓB NIEPEŁNOSPRAWNYCH Z OSŁABIONĄ FUNKCJĄ INTELIGENCJI (CENTRYKA, WOD-KAN, CO, WENTYLACJA Z REKUPERACJĄ, I DRUGA DODAJDĄCĄ)</p>	
<p>FAZA PROJEKTU BRANŻA TECH. INŻYNIER. SKALA RYSUNKU</p>		<p>PROJEKT WYKONAWCZY SANITARNIA WIDOK KOTŁOWNI SKALA RYSUNKU</p>	
<p>DATA 10.2009</p>		<p>SKALA 1:30</p>	
<p>RYSUJE 1:30</p>		<p>ZAMÓWIENIE BRANŻA DATA OSTATNIEJ ZMIANY BRANŻA NR RYSUNKU</p>	
<p>1:30</p>		<p>A1</p>	
<p>A</p>		<p>S/30.10.09 /A/ 019</p>	